

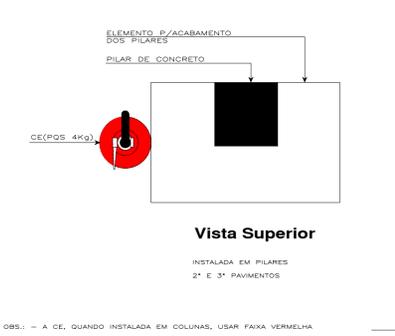


SAÍDA

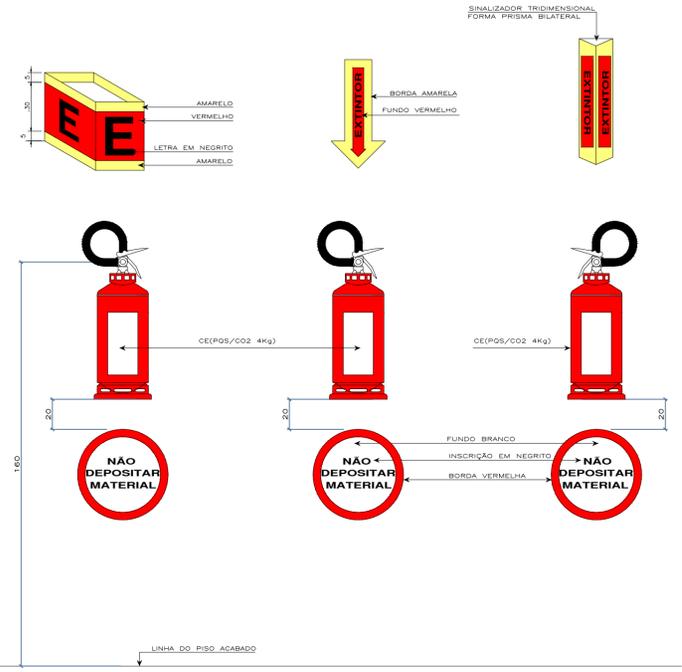


SISTEMA DE SAÍDAS DE EMERGÊNCIA	
EE	ESCALADA ENCLAUSURADA
C.F.D.	COEFICIENTE DE FRICÇÃO DINÂMICA (≥ 0,4 UMIDO / ≥ 0,4 SECO)
EN	ESCALADA NÃO ENCLAUSURADA (COMUM)
AC	ANTE CÂMARA
C.R.A.	COEFICIENTE DE RESISTÊNCIA A ABRASÃO (PEI-4 ou PEI-5)
PAI	PISO ANTI-DERRAPANTE, INCOMBUSTÍVEL E QUE NÃO DESPRENDA GASES TÓXICOS
CM	CORRIMÃO EM MADEIRA OU METÁLICO (H=80 a 92cm)
GCM	GUARDA-CORPO MADEIRA OU METÁLICO (H=110cm)
GCA	GUARDA-CORPO EM ALVENARIA (H=110cm)
PIP	PLACA INDICATIVA DO PAVIMENTO
SISTEMA DE ILUMINAÇÃO E SINALIZAÇÃO DE EMERGÊNCIA	
SE	PLACA DE SIN.SAÍDA DE EMERG. LUMINOSA C/BLOCO AUTÔNOMO (DUPLA FACE)
SE	PLACA DE SIN.SAÍDA DE EMERG. LUMINOSA C/BLOCO AUTÔNOMO (SOBRE A PORTA)
SE	PLACA DE SIN.SAÍDA DE EMERG. LUMINOSA C/BLOCO AUTÔNOMO (DIRECIONAL)
LE	LUM. DE EMERG.TIPO HOLOGOTE NA PAREDE C/BLOCO AUTÔNOMO (3 LUX/3 LUX)
LE	LUM. DE EMERGÊNCIA NA PAREDE C/BLOCO AUTÔNOMO (3 LUX/5 LUX)
SISTEMA DE PROTEÇÃO POR EXTINTORES	
CE	PQS 4Kg (CAPACIDADE EXTINTORA - PÓ QUÍMICO SECO)
CE	CO² 6Kg (CAPACIDADE EXTINTORA - GÁS CARBÔNICO)
CE	PQS 4Kg (CAPACIDADE EXTINTORA - PÓ QUÍMICO SECO) COM ABRIGO EXTERNO
SISTEMA PROTEÇÃO CONTRA DESCARGAS ATMOSFÉRICAS	
TA	TERMINAL AEREO DE BARRA CHATA ALUMÍNIO ø7/8" x 1/8" 70mm²
DC	DESCIDA COM AÇO DE CONSTRUÇÃO ø3/8" 50mm² (BA)
CX	CONJUNTO DE CAIXA DE INSPEÇÃO E HASTE DE ATERRAMENTO
BEP	CAIXA COM BARRA DE EQUIPOTENCIALIZAÇÃO
MALHA	MALHA SOBRE A COBERTURA EM BARRA CHATA DE ALUMÍNIO ø7/8" x 1/8" = 70mm²
REDE A.	REDE DE ATERRAMENTO CC NU 50mm²
SISTEMA DE GÁS CANALIZADO	
AMG	ABRIGO PARA MEDIDORES DE GÁS (VER DET.)
COLP	COLUNA DE GÁS LIQUEFEITO DE PETRÓLEO
RC	REGISTRO DE CÔTE TIPO FECHO RÁPIDO (VER DET. POSICIONAMENTO)
F4	FOGÃO 4 BOCAS COM FORNO (POTÊNCIA NOMINAL 117 Kcal/min.)
VP	VENTILAÇÃO PERMANENTE (VER DET.)
AGP	ADUCCEDOR DE PASSAGEM (POTÊNCIA NOMINAL 370 Kcal/min.)
VP	VENTILAÇÃO PERMANENTE (VER DET.)
GAS	AS TUBULAÇÕES DE GÁS PODERÃO SER EM: - AÇO PRETO OU GALVANIZADO, COM OU SEM COSTURA; - LATÃO, SEM COSTURA; CONFORME ART.106 NSCI


DET. FIXAÇÃO DAS PLACAS E LUMINÁRIAS
SEM ESCALA

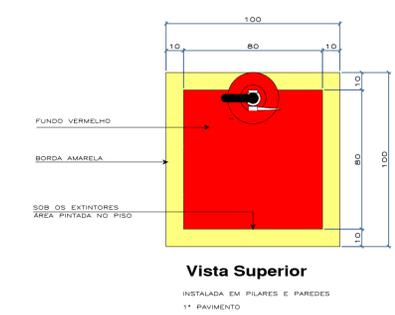


DET. CAPACIDADE EXTINTORA (CE)
SEM ESCALA

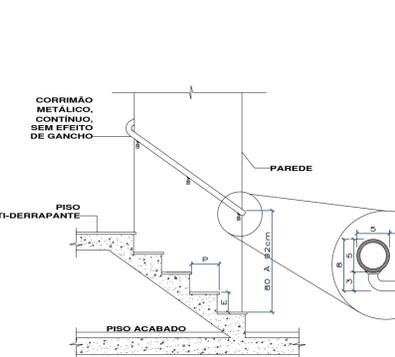


DETALHE ESCADA
ESCALA 1:25

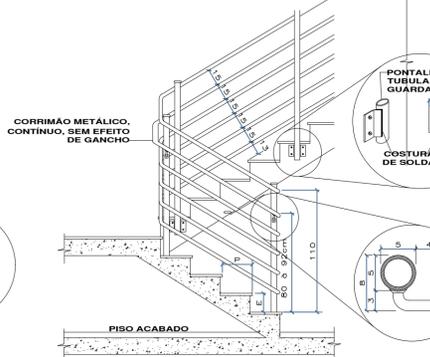

DETALHE ESCADA
ESCALA 1:25

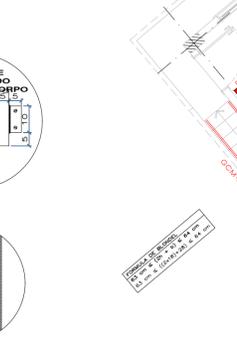

DET. PLACA INDICATIVA EMERGÊNCIA
SEM ESCALA

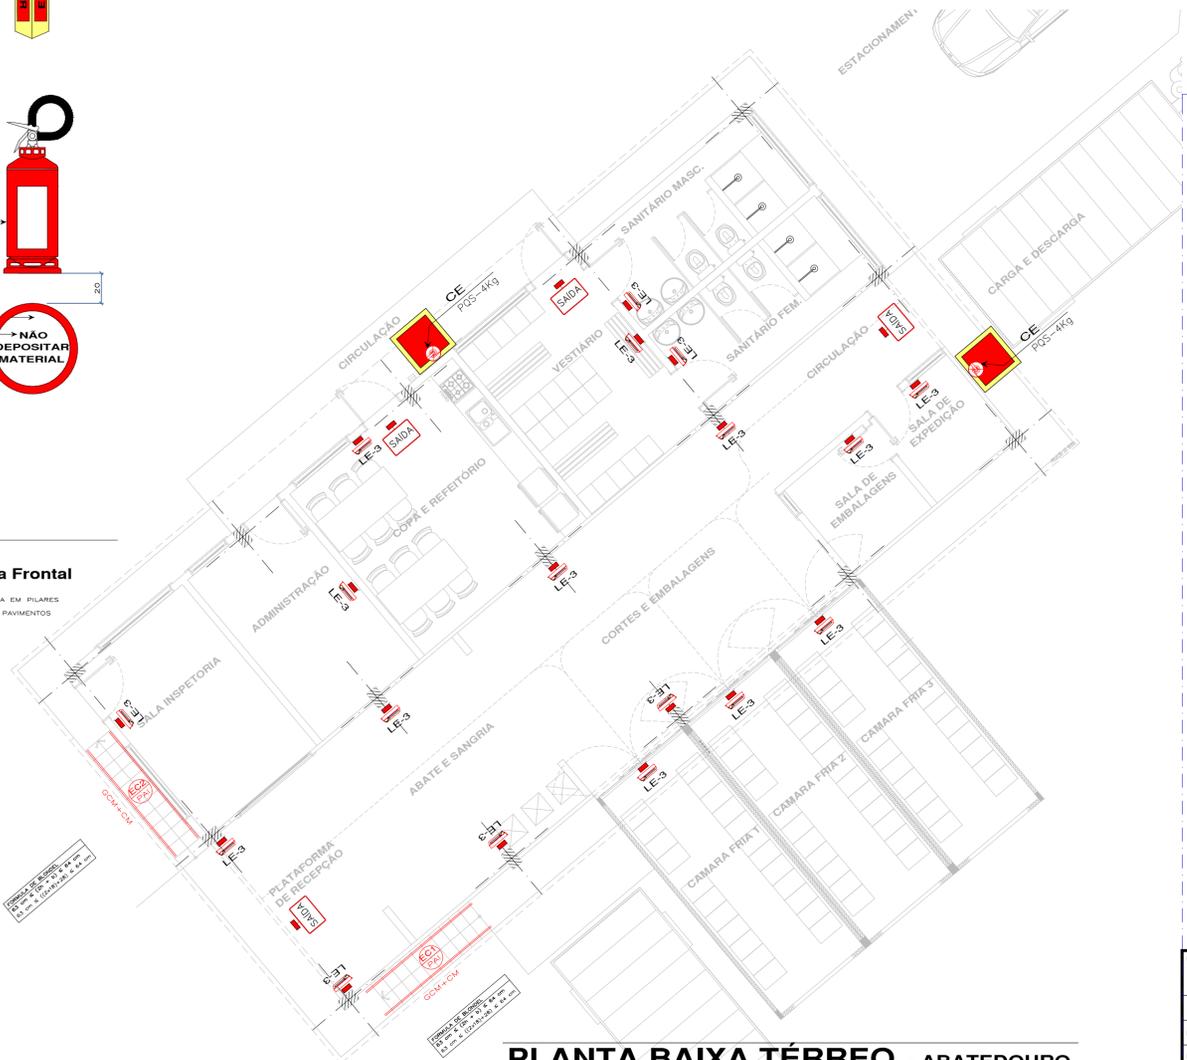

PLANTA BAIXA TÉRREO - ABATEDOURO
ESCALA 1:75

REVISÃO:	DATA:	EMISSÃO INICIAL - PREFEITURA	ASSUNTO:	AUTOR:
R01	06/07/20			ENGEPLA

CARIMBO:	

GALPÃO MISTO COMERCIAL ABATEDOURO BOVINOS, SUINOS E OVINOS
AVENIDA 29 DE DEZEMBRO, 12 - CENTRO - SÃO BONIFÁCIO/SC

ASSUNTO: **PAVIMENTO TÉRREO - PLANTA BAIXA, DETALHES E PLACAS IND., E QUADROS**

INSCRIÇÃO IMOBILIÁRIA Nº: _____ DATA: **JUL./2020**

PROPRIETÁRIO: **PREFEITURA MUNICIPAL DE SÃO BONIFÁCIO** (CNPJ: 02.292.245/0001-09) PRANCHAS: **1/75**

RESP. PROJETO: **ENG. CIVIL MICHEL RODOLFO SEEMANN** (CREA/SC: 099652-9) ASSINATURA: _____

RESP. CONSTRUÇÃO: _____ ASSINATURA: _____

PROJETO: PREVENÇÃO CONTRA INCÊNDIO	
ARQUIVO: PMSB-Abatedouro-P001-R01	
DESENHO: ESTAGIÁRIO 1	01
REVISÃO:	01
DIMENSÃO: PRANCHAS	83,0 x 54,0

01
/01
CB